

PROJEKT ZAGOSPODAROWANIA TERENU

MAPA DO CELÓW PROJEKTOWYCH
skala 1:500

W WOSZCZELACH GM. EŁK

SKALA 1:500

woj. warmińsko-mazurskie
pow. ełcki
gm. Ełk
obr. Woszczele dz. 180/10,
180/11, 180/12, 180/13

Nr ks. rob. 12/2010
KERG 1102-5/2010

Mapa aktualna na dzień: 12.02.2010r

Geodeta Uprawniony
zaśw. kwalifik. Nr. 10465
Marek Borsukiewicz
19-300 EŁK, ul. Wrzósowa 19
tel. kom. 0601 40 25 83

PRACOWNIA GEODEZYJNA
"GEOMARK"
MAREK BORSUKIEWICZ
19-300 EŁK, ul. Słowackiego 2
REGON 790224259 · NIP 848-101-94-53


szkic lokalizacji
skala 1: 25 000



LEGENDA:

- GRANICE DZIAŁKI
- LINIA ZABUDOWY
- PROJEKTOWANY BUDYNEK MIESZKALNY
- GŁÓWNE WEJŚCIE DO BUDYNKU
- PROJEKTOWANE MIEJSCA POSTOJOWE
- PROJEKTOWANE DOJAZDY I DOJŚCIA PIESZE
- PROJEKTOWANA ZIELEŃ NISKA I WYSOKA
- PROJEKTOWANE OGRODZENIE
- PROJEKTOWANA LOKALIZACJA ZBIORNIKA NA ŚCIEKI
- PROJEKTOWANE PRZYŁĄCZE KANALIZACJI SANITARNEJ
- PROJEKTOWANA LOKALIZACJA STUDNI GŁĘBINOWEJ
- PROJEKTOWANE PRZYŁĄCZE WODY
- PROJEKTOWANY TZALICZNIKOWY KABEL ZASILAJĄCY
- PROJEKTOWANA LOKALIZACJA ZŁĄCZA KABLOWEGO

Starostwo Powiatowe w Ełku
W obszarze oznaczonym mapą
potwierdzono w formie aktu odczytu miejsc mapy
zasadniczej, dokonanej dnia **17 LUT. 2010**
mapy przyjęto do zesłań
i zawiadomiono o tym
Niniejsza mapa może służyć do celów projektowych
Projektowane obiekty budowlane wymagające pozwolenia na
budowę podlegają wyliczeniu i inwentaryzacji powiększonej
przez władze uprawnione do wykonywania prac geodezyjnych
17 LUT. 2010 up. STAROSTY
mgr inż. **Piotr Fillimoniuk**
Geodeta Prof. 1500000000

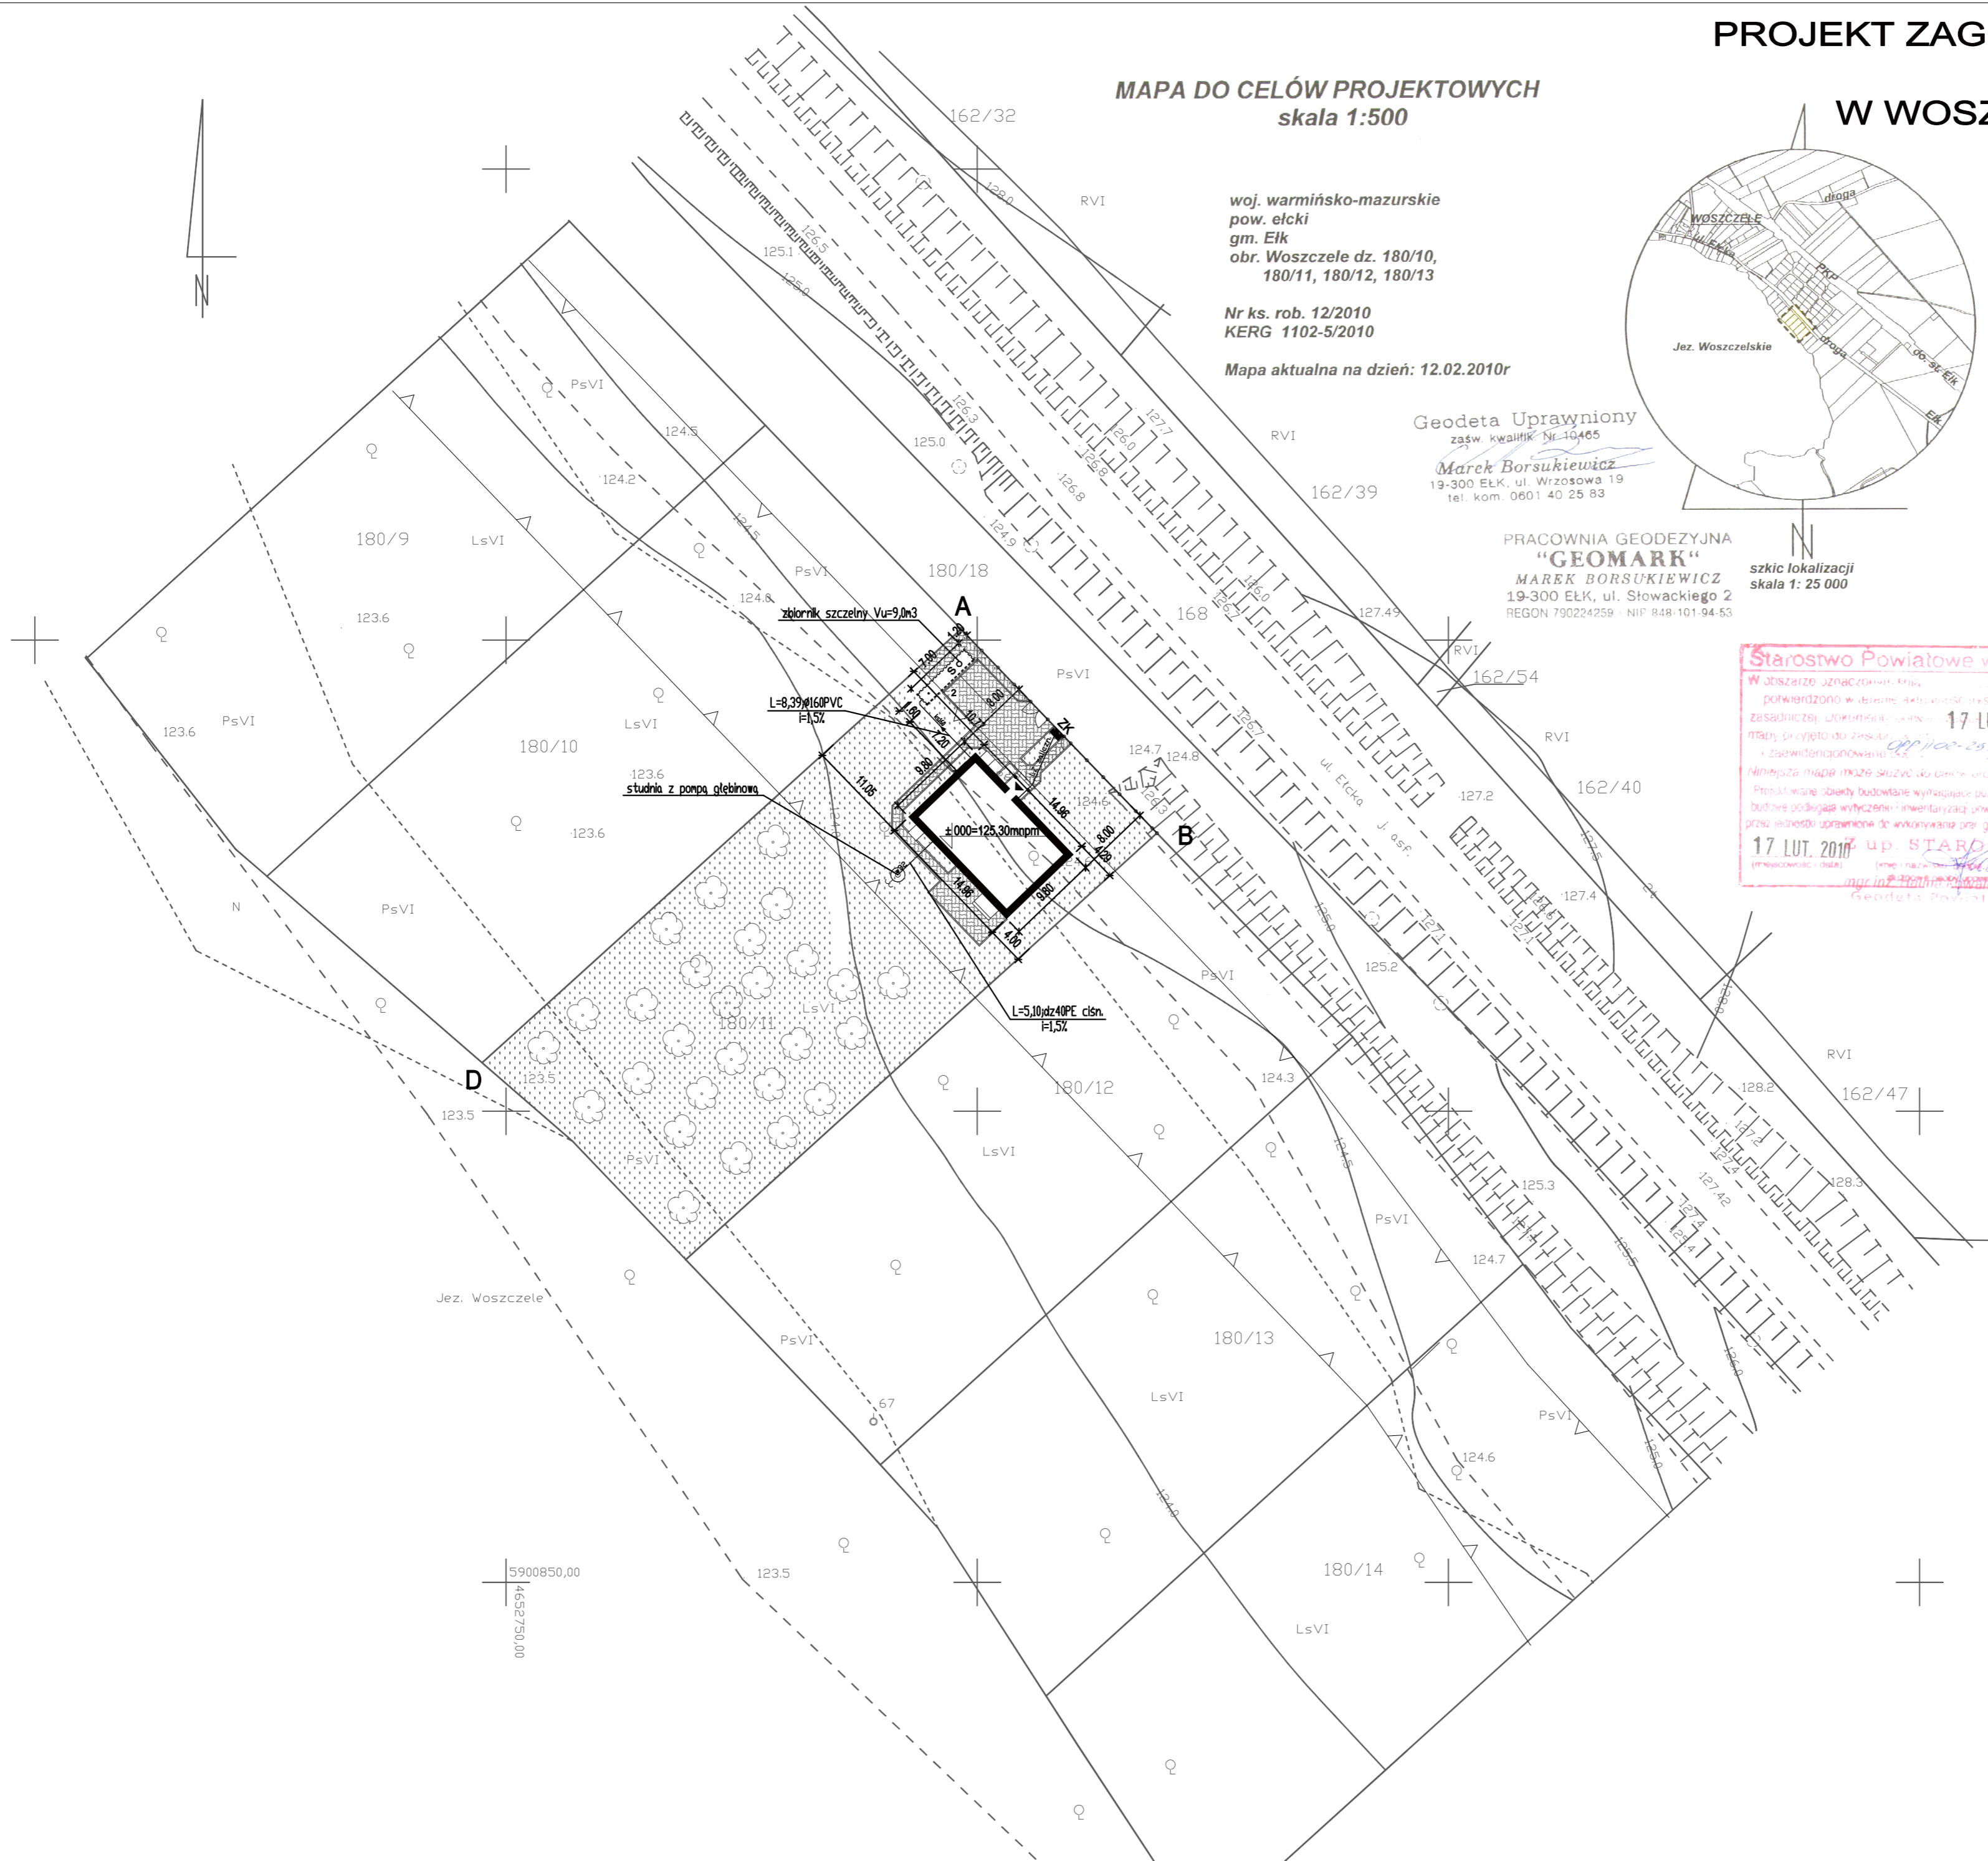

| PRACOWNIA PROJEKTOWA ARCHITEKT WITOLD J. KOWALCZYK Ełk ul. Armii Krajowej 8 tel. (0-87)6106610 | | | |
|--|------------------------------------|-----------------|--------|
| nazwa obiektu | BUDYNEK MIESZKALNY JEDNORODZINNY | | |
| adres | Woszczele gmina Ełk, dz. nr 180/11 | | |
| branża | architektura | | |
| RYS. NR | PROJEKT ZAGOSPODAROWANIA | skala | 1:500 |
| ZESPÓŁ PROJEKTOWY | | | |
| mgr inż. arch. Witold J. Kowalczyk | data | numer uprawnień | podpis |
| tech. Kazimierz Koda | 03/2010 | SUW-45-87 | |
| mgr inż. Piotr Fillimoniuk | 03/2010 | B/ 180/76 | |
| | | SUW 19/83 | |